



PLANTA BAIXA
3º PAVIMENTO
ESCALA: 1/75

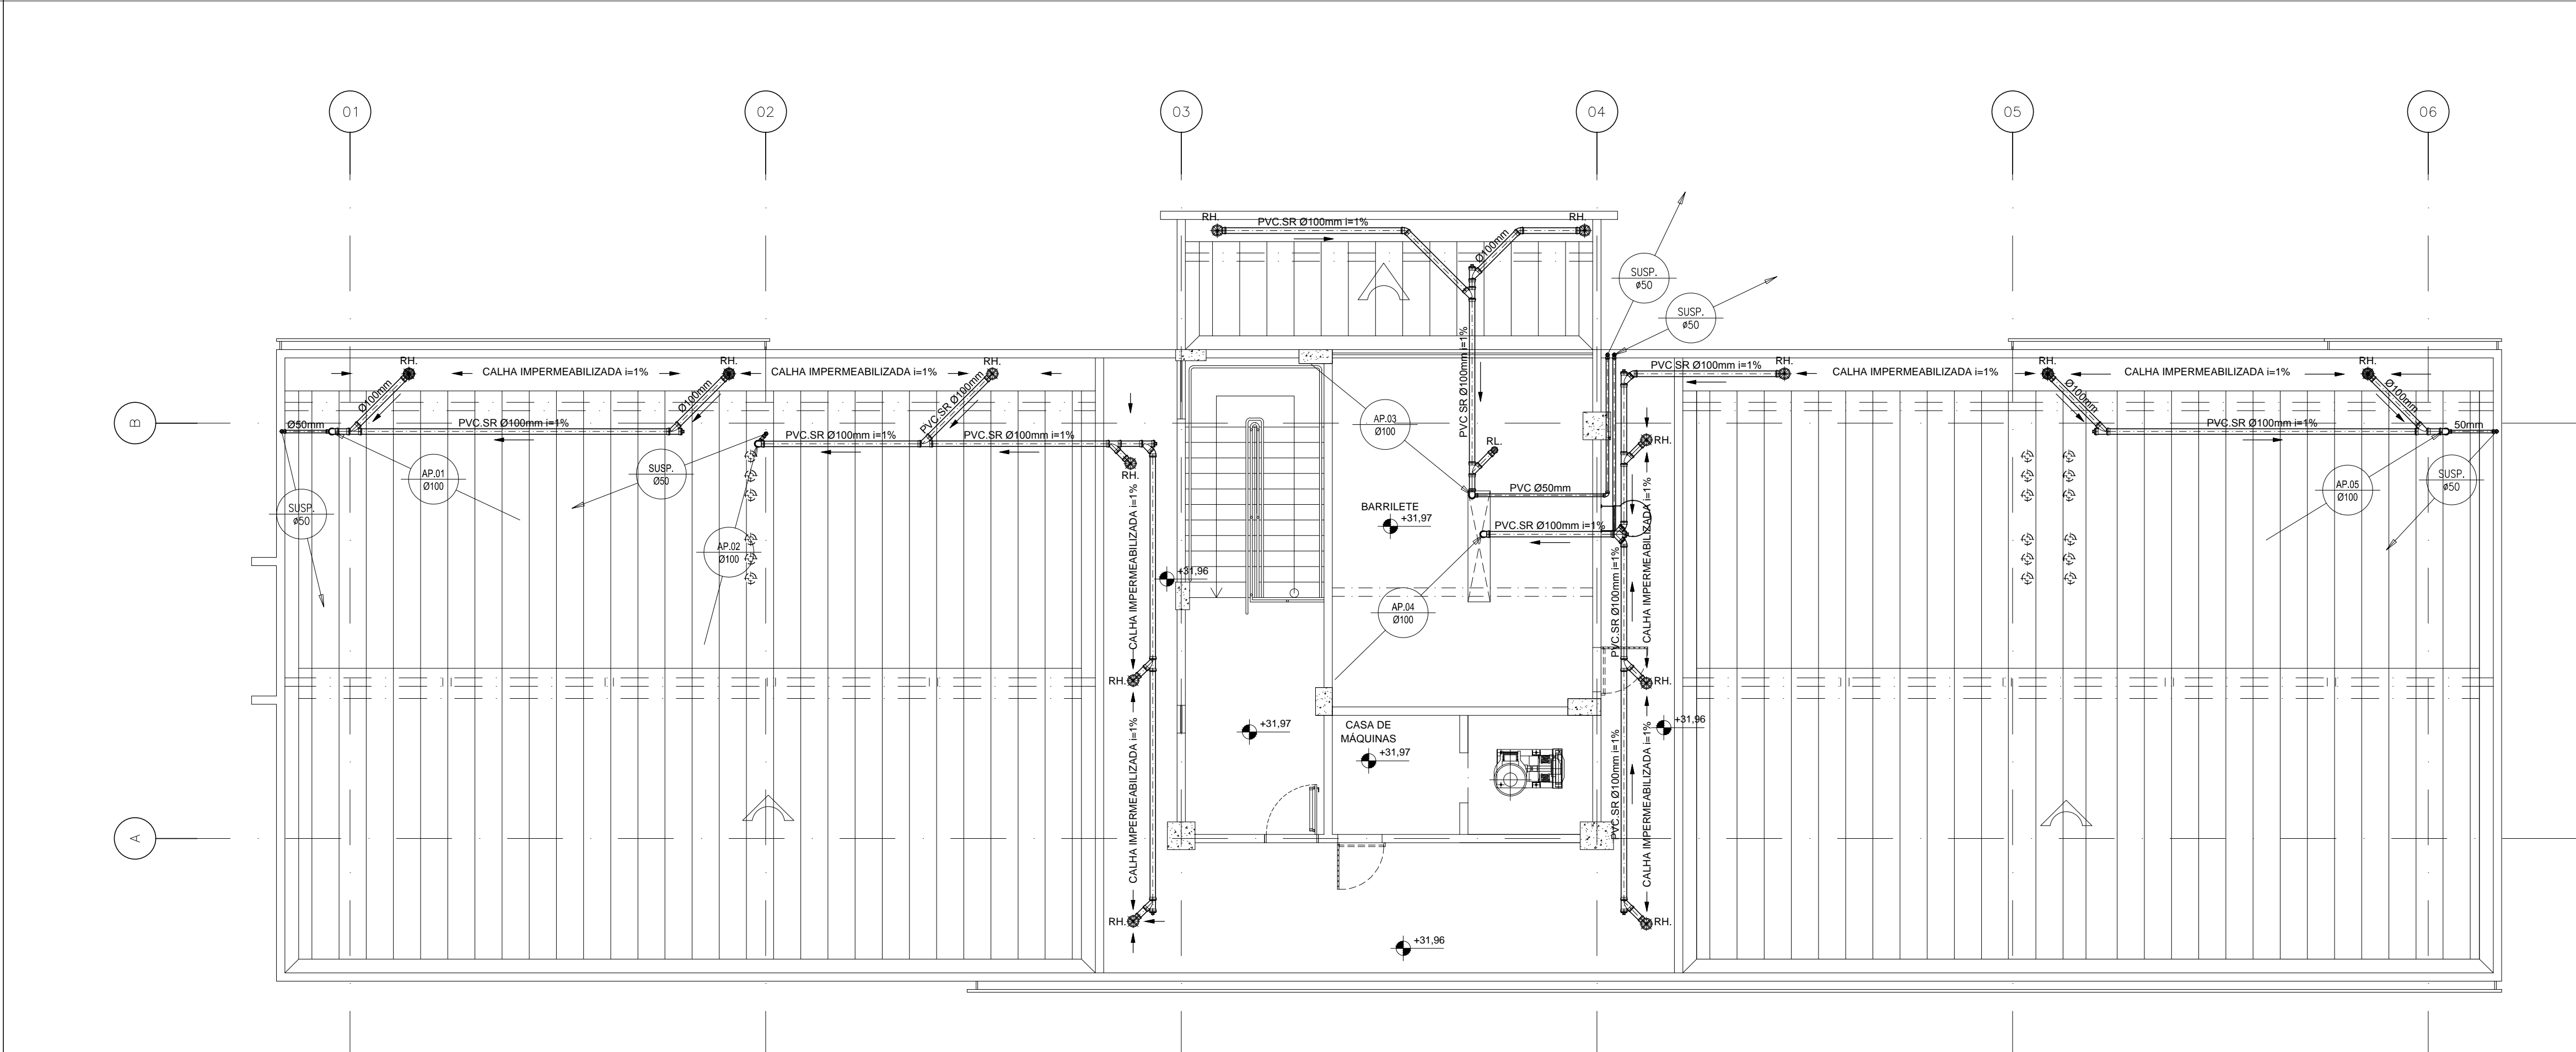

PLANTA BAIXA
COBERTURA
ESCALA: 1/75

LEGENDA	
	RL. RALO SECO COM GRELHA EM PVC PARA LAJE COM SAÍDA VERTICAL Ø100mm
	RH. RALO HEMISFÉRICO DE FERRO FUNDIDO Ø100mm
	CA. CAIXA EM ALVENARIA COM AREIA E BRITA, TAMPA EM CONCRETO, PARA ÁGUAS PLUVIAIS, 60x60x20VAR.m
	CP. CAIXA EM ALVENARIA COM AREIA E BRITA, TAMPA EM CONCRETO, PARA ÁGUAS PLUVIAIS, 60x60x20VAR.m
	PV. POÇO DE VISITA EM TUBO PVC ADS. Ø1.050m. ALTURA CONFORME PROJETO COM TAMPA DE FERRO DUCTIL Ø 60m
	JOELHO 90° PVC SÉRIE REFORÇADA Ø INDICADO
	JOELHO 45° PVC SÉRIE REFORÇADA Ø INDICADO
	TÊ REDUÇÃO PVC Ø INDICADO
	TE NORMAL PVC Ø INDICADO
	JUNÇÃO SIMPLES OU DE REDUÇÃO EM PVC Ø INDICADO
	JOELHO 90° PVC Ø INDICADO
	JOELHO 45° PVC Ø INDICADO
	TE NORMAL PVC Ø INDICADO
	TUBULAÇÃO DE DRENAGEM DE AR CONDICIONADOS PVC Ø INDICADO
	TUBULAÇÃO DE PVC.SR ØVAR.
	INDICAÇÃO DE TUBULAÇÃO SUBINDO
	INDICAÇÃO DE TUBULAÇÃO DESCENDO
	INDICAÇÃO DE TUBULAÇÃO PASSANDO
	COLUNA DE ÁGUAS PLUVIAIS EM PVC SR Ø100mm
	SUSPIRO PARA COLUNA DE ÁGUAS PLUVIAIS EM PVC SR Ø50mm
	INDICAÇÃO DE SUBIDA E DESCIDA DE TUBULAÇÃO NA ALVENARIA.
	SETA DE INDICAÇÃO DO FLUXO DE ÁGUAS PLUVIAIS
IDENTIFICAÇÃO DE CAIXA	
NÍVEL DE TOPO	ALTURA DA CAIXA
NÍVEL DE FUNDO	NÍVEIS DE CAIXAS

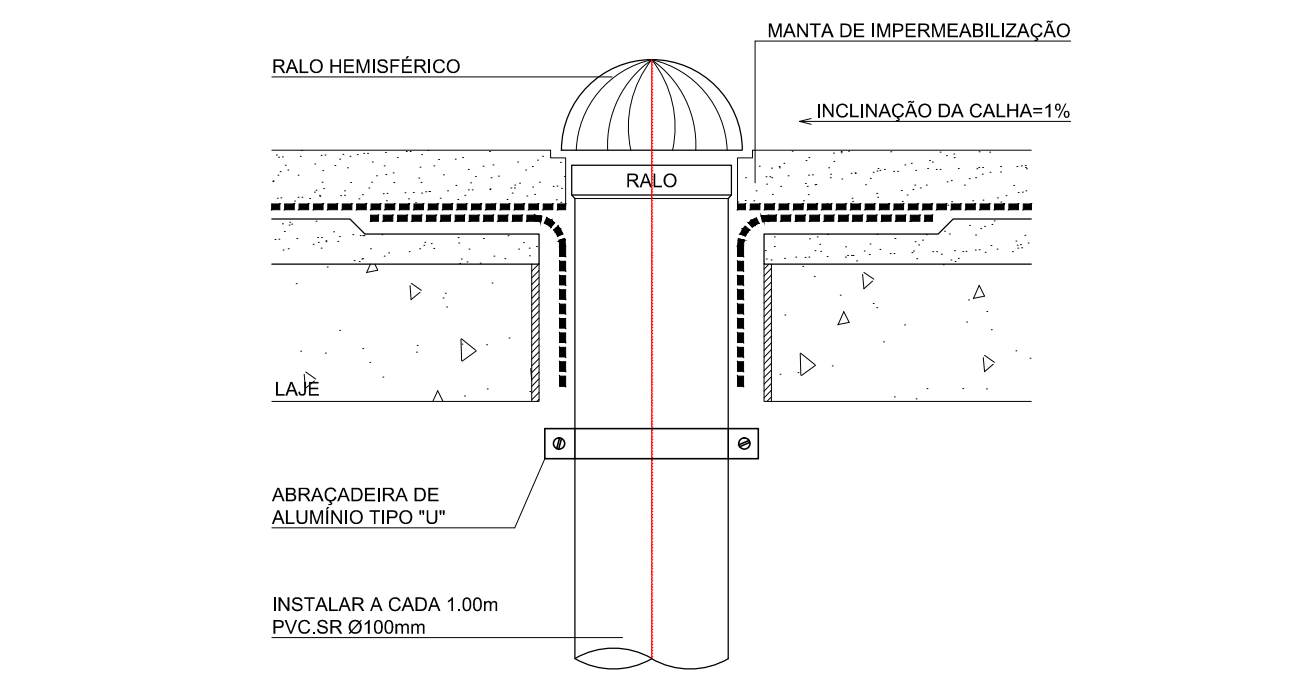

RALO HEMISFÉRICO
DETALHE
SEM ESCALA

COORDENADOR DE CONTRATO - JOSÉ CARLOS DA ROCHA RNP - 0500939233

RESPONSÁVEL TÉCNICO - ALESSANDRE M. A. PEREIRA RNP - 0500667497

ALESSANDRE M. A. PEREIRA RNP - 0500667497

ALTERAÇÕES:	
03	
02	
01	
NÚMERO	DATA
	RESPONS. TIPO E LOCAL DA ALTERAÇÃO

COORDENADOR DE CONTRATO - JOSÉ CARLOS DA ROCHA RNP - 0500939233

RESPONSÁVEL TÉCNICO - ALESSANDRE M. A. PEREIRA RNP - 0500667497

ALESSANDRE M. A. PEREIRA RNP - 0500667497

UNIVERSIDADE FEDERAL DA BAHIA

SUMAI
Superintendência de Meio Ambiente e Infraestrutura

COORDENADORA DE PLANEJAMENTO, PROJETO E OBRAS - ARG. MÁRCIA ELIZABETH PINHEIRO CAU - A21359-4

CHEFE DO NÚCLEO DE PROJETOS - ARG. ROSANA DE LEO CAU - A18234-8

NOME DO PROJETO:		CENAM - MÓDULO 3	
LOCAL:	CAMPUS DE ONDINA	COORDENADOR DE CONTRATO:	JOSÉ CARLOS DA ROCHA
RESPONSÁVEL TÉCNICO:	ALESSANDRE M. A. PEREIRA	RESPONSÁVEL TÉCNICO:	ALESSANDRE M. A. PEREIRA
ÁREA TÉCNICA:	PLUVIAL	PROJETO EXECUTIVO	R00
DATA:	07/2016	ESCALA DO DESENHO:	1/75
PROJETO:	RINALDO	CONFIRMAÇÃO POR:	
		04/05	